

Woj. świętokrzyskie  
Pow. skarżyski  
1 ew. 261001.1 SKARŻYSKO-KAMIENNA  
Obsep 261001.1.0011 GORNA KAMIENNA  
Arl. 15.0z. nr. 178/12  
ul. Rejowska 108

Nr. kanc. GG.6641.145.2018

**MAPA DO CELÓW PROJEKTOWYCH**

Skala 1:500  
Nr. Sekcji 7149.20.21.3.1

Układ współrzędnych płaskiej projekcyjnych - 20007  
Masa wysokościowa - skrajności 190  
Masa wysokościowa - skrajności 2102.2018  
Granice działek przyjęto na podstawie ewidencji gminnej  
Mapa do celów projektowych została wykonana bez uwzględnienia obciążenia służebnością gruntową.

Wykonawca:

**USŁUGI GEODEZYJNE  
GEODETA URZĄDOWY  
MAREK SZYMCZAK**  
ul. Rejowska 24 tel. 604 197 131

19 MAR 2018  
2 GP. STANOWY  
19 MAR 2018  
19 MAR 2018


19 MAR 2018  
19 MAR 2018

Nr studni	Rzędno istniejącego terenu	Rzędno dna, osi rurociągu	Współrzędno X	Współrzędno Y
S1	232.60	230.71	7492153.86	5665342.06
S2	233.10	230.75	7492165.05	5665358.42
S3	233.00	230.94	7492133.69	5665448.02
S4	232.90	230.97/231.15	7492117.83	5665446.41
S5	232.65	231.18	7492115.96	5665452.93
S6	232.68	231.22	7492105.92	5665449.75
S7	232.75	231.35	7492068.86	5665438.00

**OZNACZENIA**

profi. kanał deszczowy Ø 800mm  
profi. przebudowa kanału deszczowego Ø 500mm

włączenie do istniejącej komory wykonac kształtka 30°

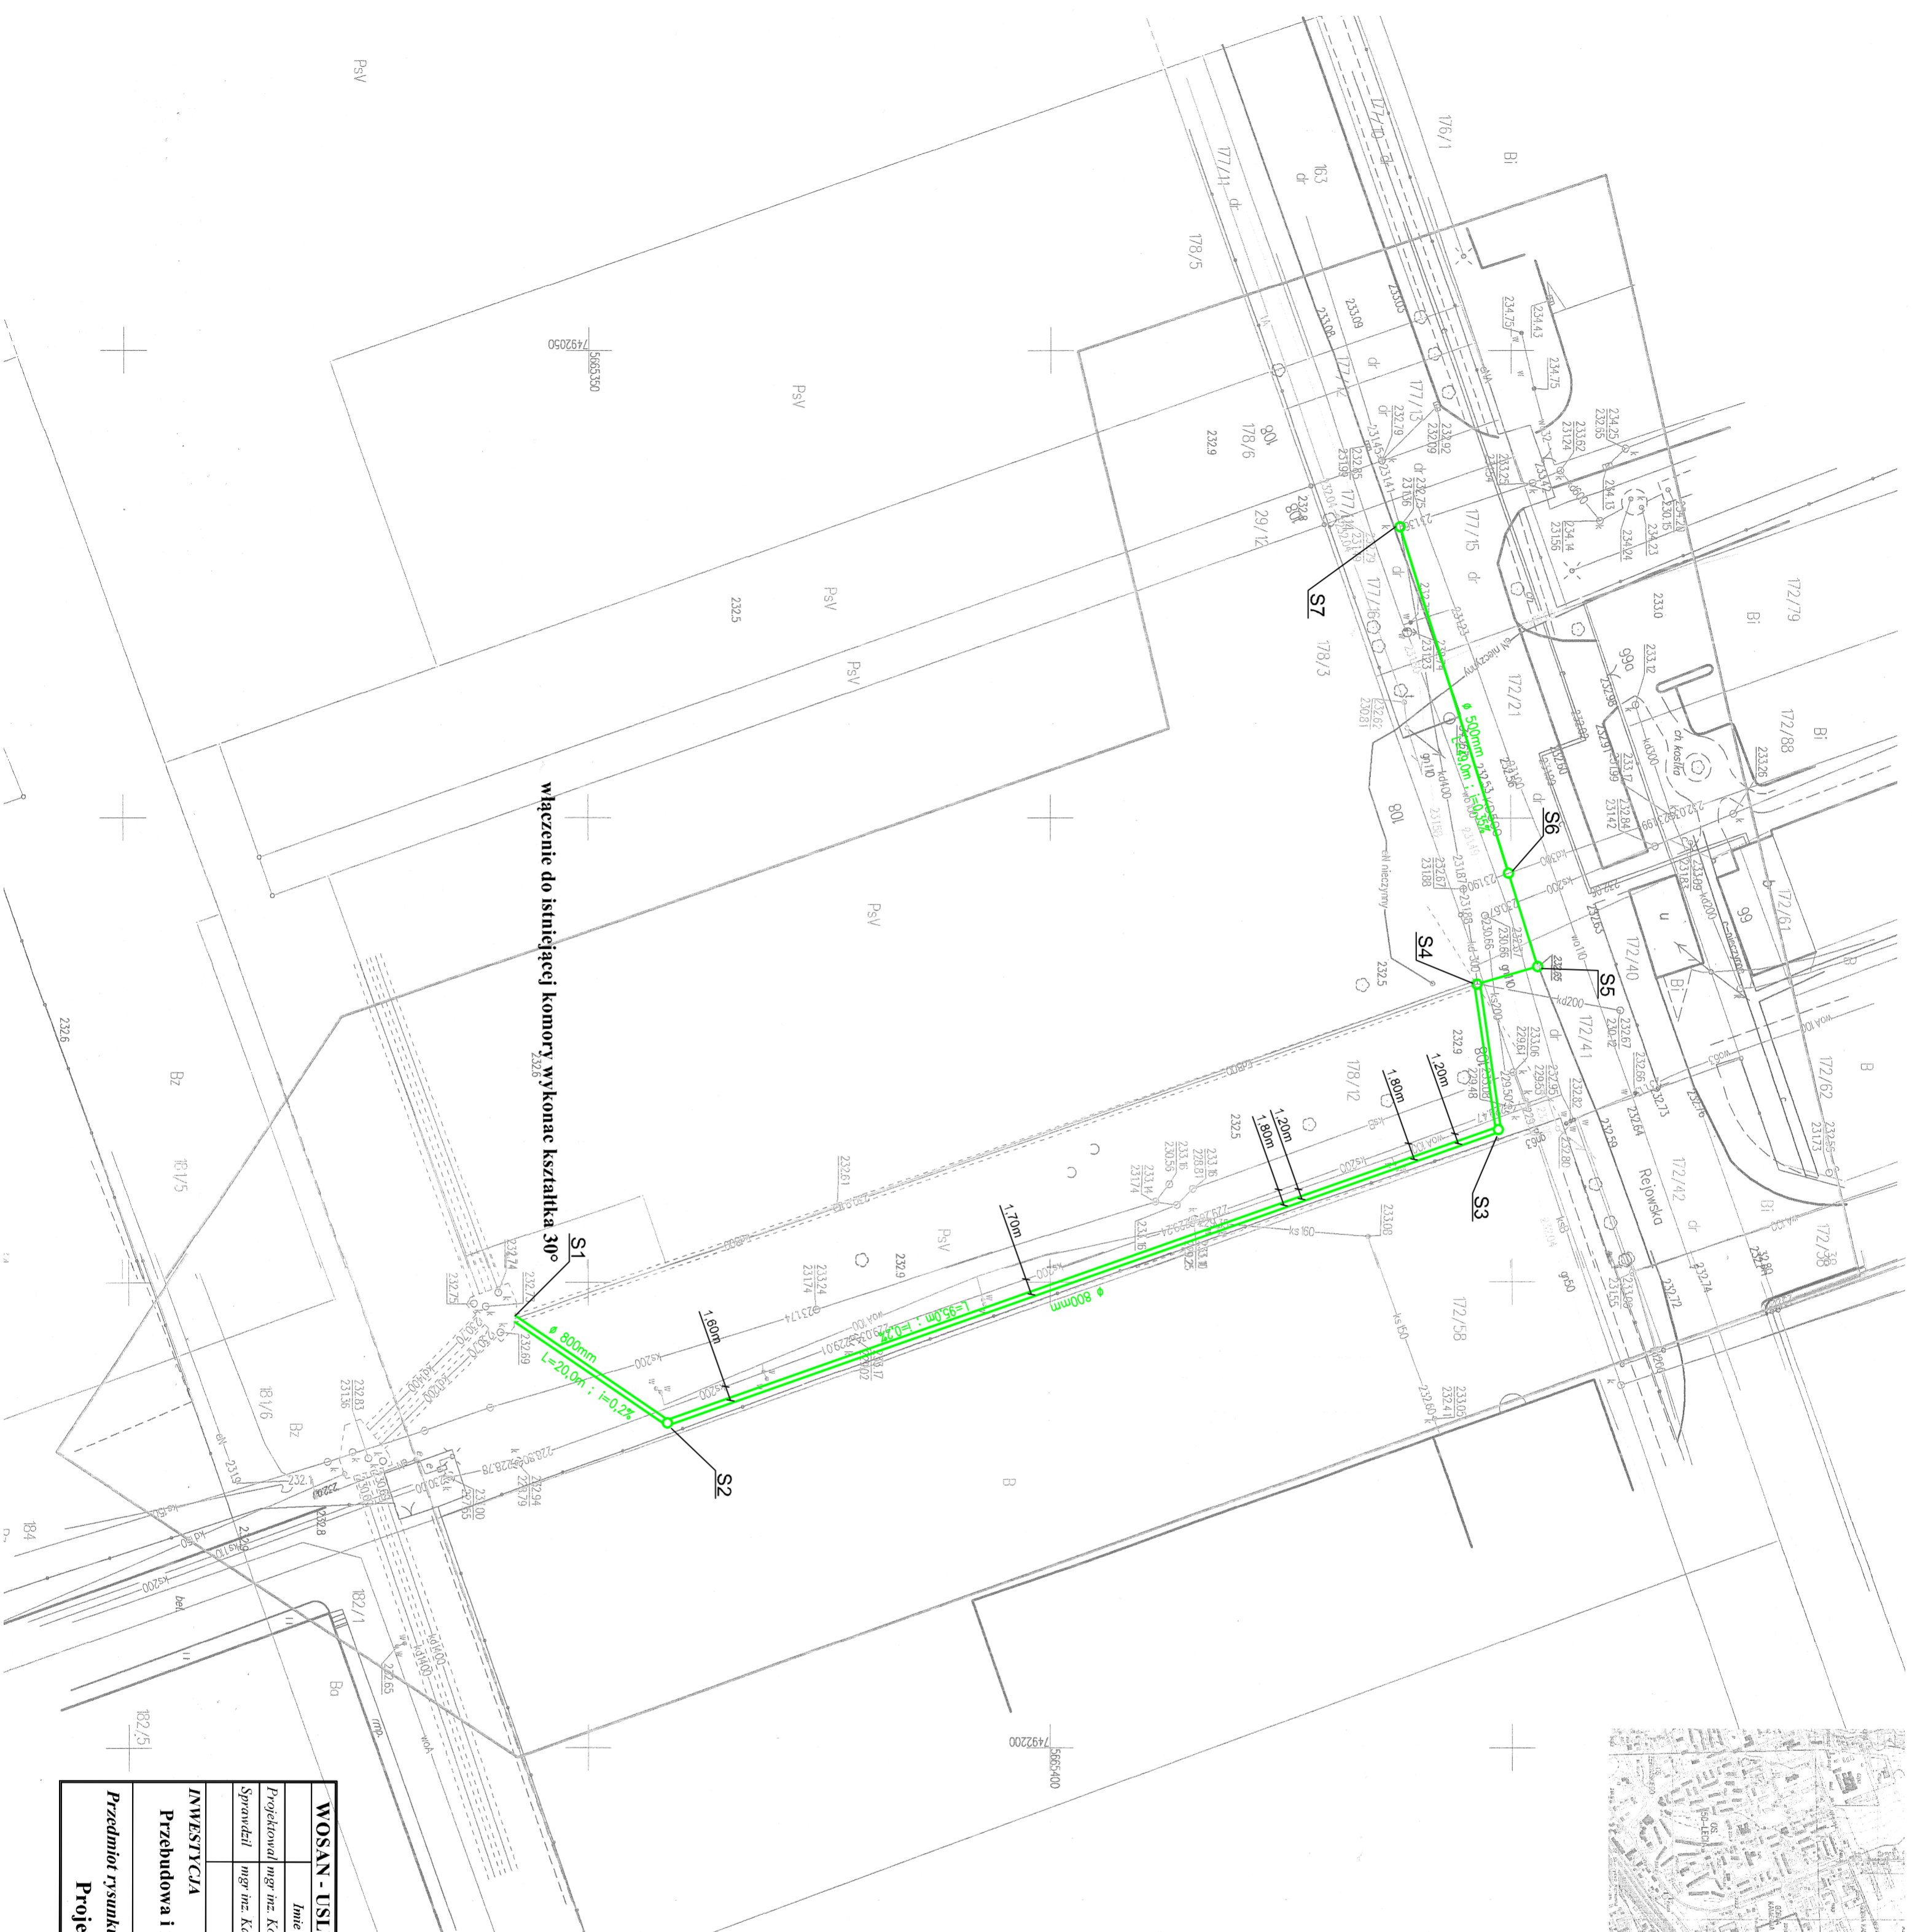

WOSAN - USŁUGI PROJEKTOWE, ul. Karbonska 5/10, 25-640 Kielce			
Imię i nazwisko	Numer uprawnień	Specjalność	Podpis
Projektował mgr inż. Konrad Ruchana	SMK/0207/PODS/13	sanitarna	
Sprawdził mgr inż. Katarzyna Zają	SMK/0113/PODS/07	sanitarna	
INWESTYCJA			Opisanie
Przebudowa i rozbudowa kanału deszczowego w rejonie ul. Rejowskiej i Szydłowieckiej w Skarżysku - Kamiennej.			P. B.
Przedmiot rysunku			Data
Projekt zagospodarowania terenu : mapa syt.-wys.			04.2018 r.
			Skala
			1 : 500
			Numer rysunku
			2